


PROJEKT TERMOMODERNIZACJI PIWNICE SKALA 1:100

WIEJSKI DOM KULTURY PRUSIEK

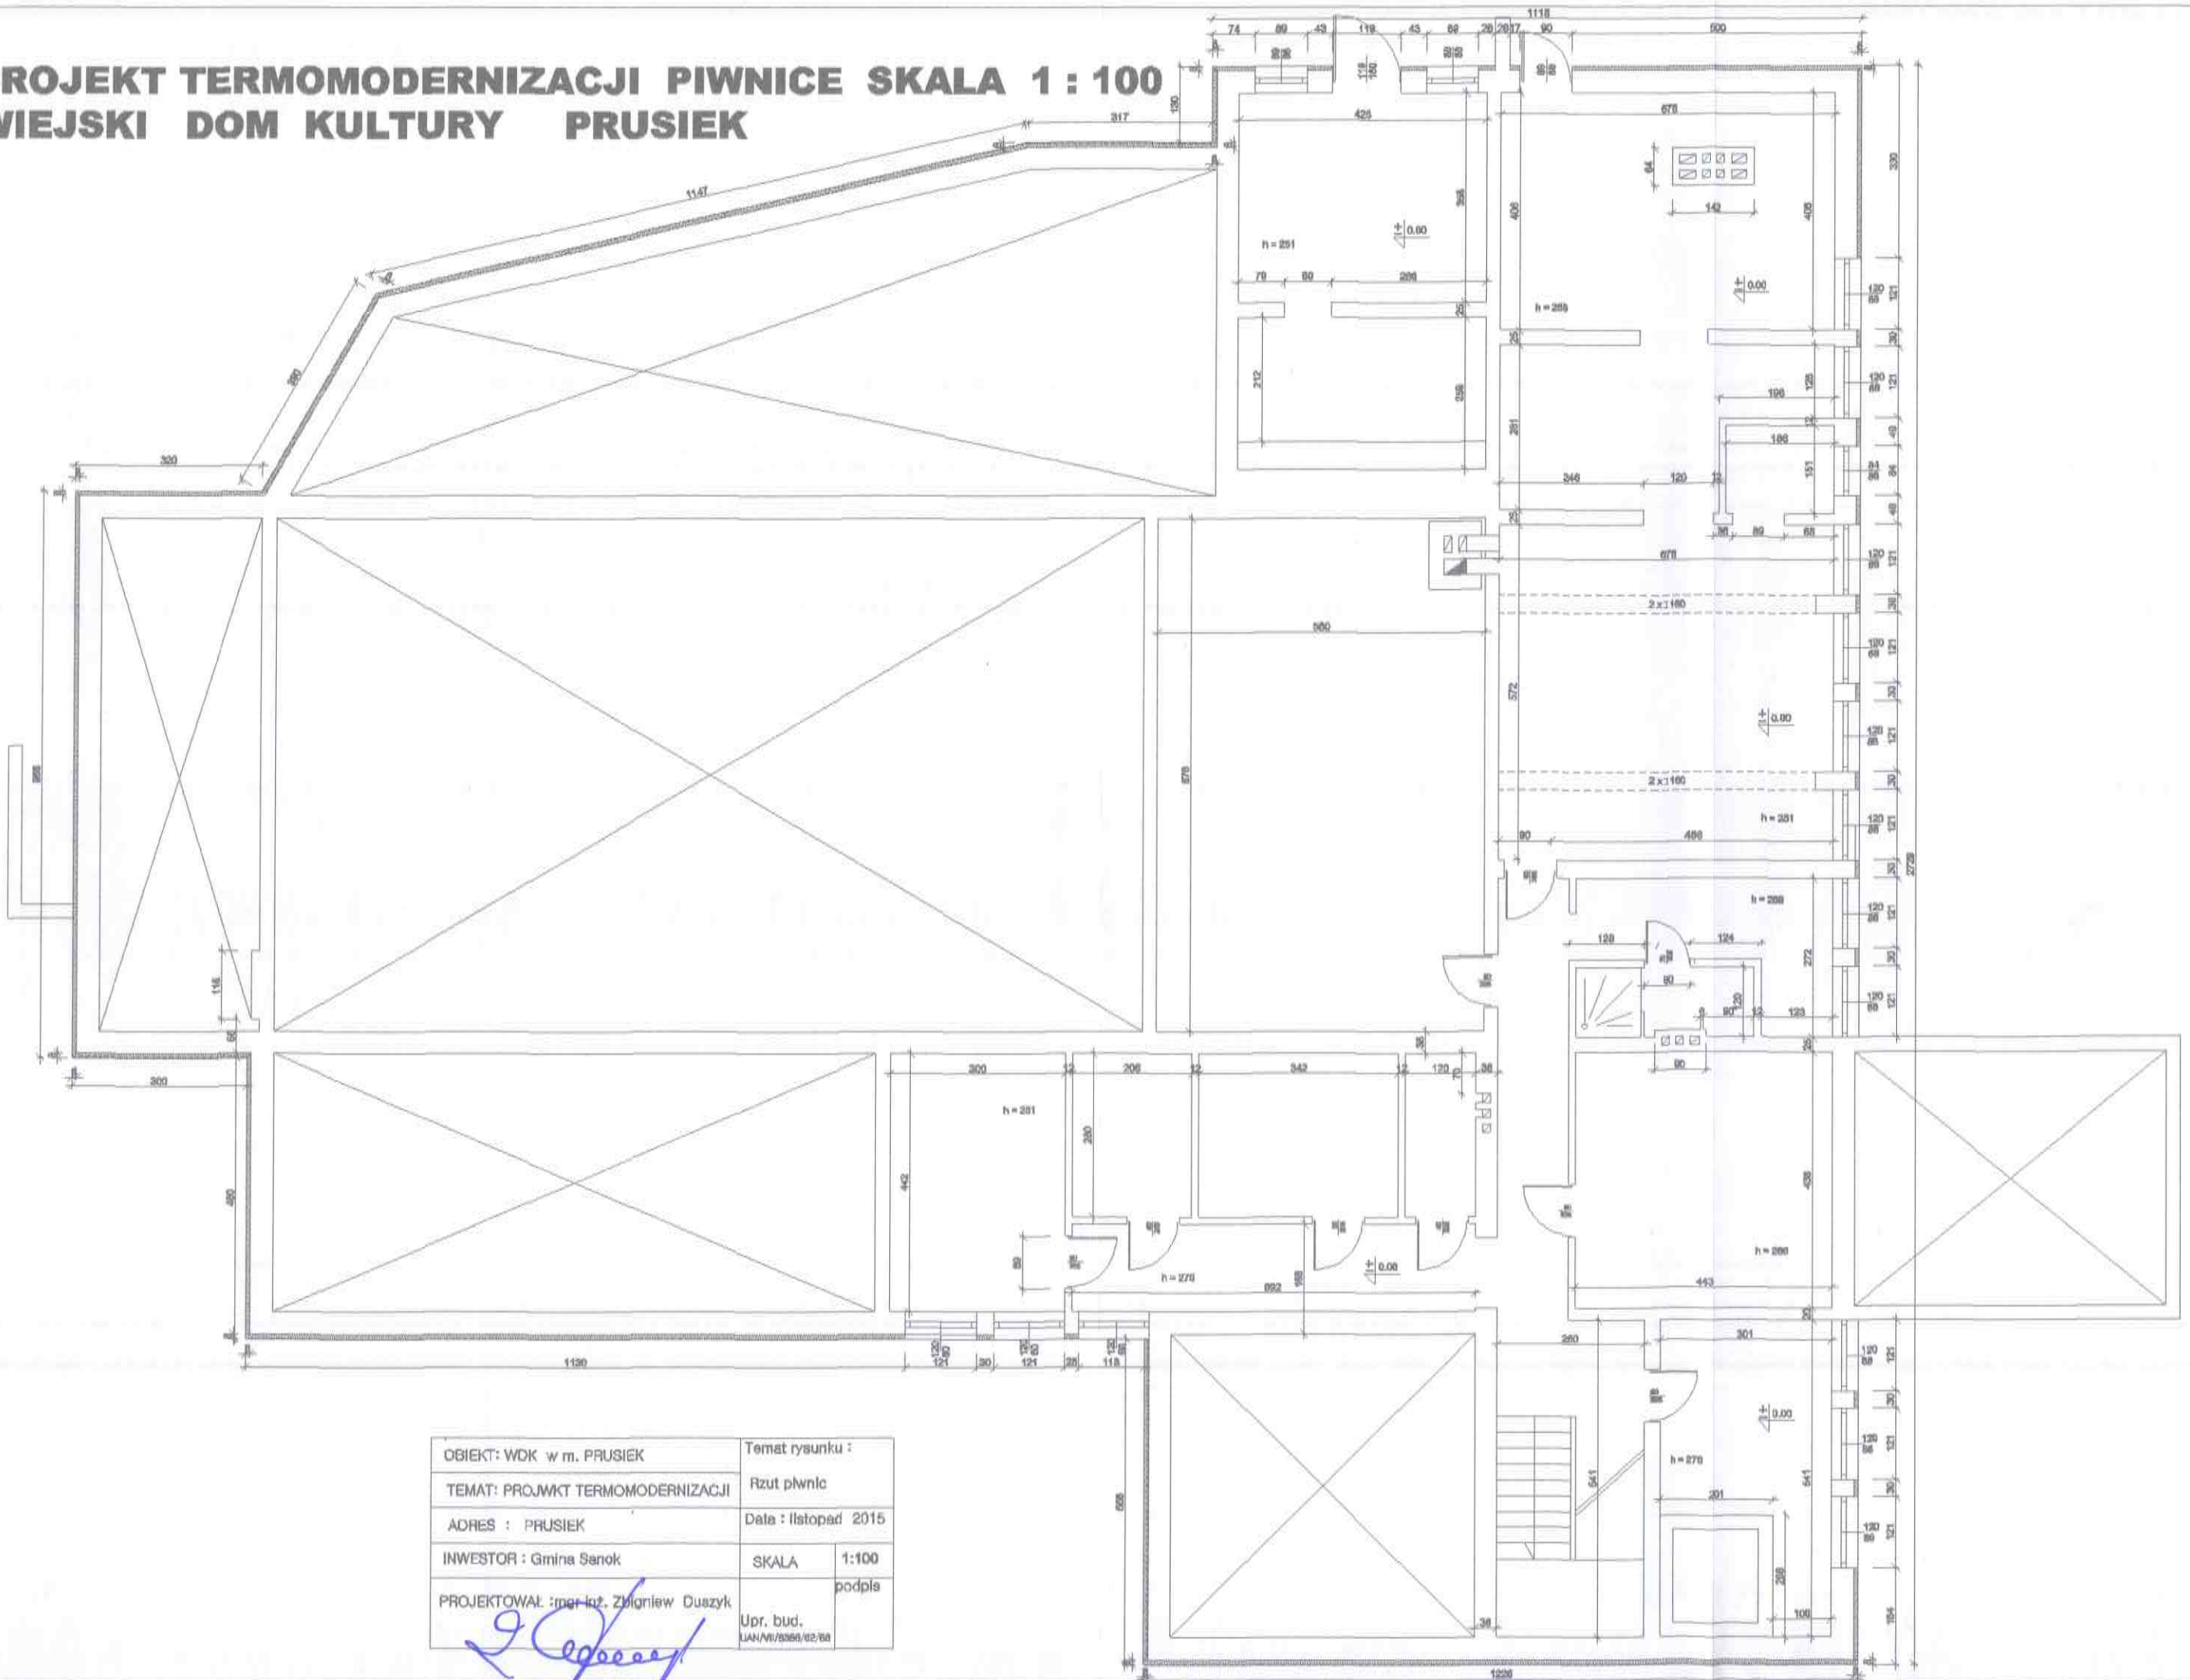


OBIEKT: WDK w m. PRUSIEK	Temat rysunku :	
TEMAT: PROJEKT TERMOMODERNIZACJI	Rzut piwnic	
ADRES : PRUSIEK	Data : listopad 2015	
INWESTOR : Gmina Sanok	SKALA	1:100
PROJEKTOWAL : mgr inż. Zbigniew Duszyk	podpis	
	Upr. bud.	LAN/MI/8366/02/08

Zbigniew Duszyk

PROJEKT TERMOMODERNIZACJI PARTER SKALA 1 : 100

WIEJSKI DOM KULTURY PRUSIEK

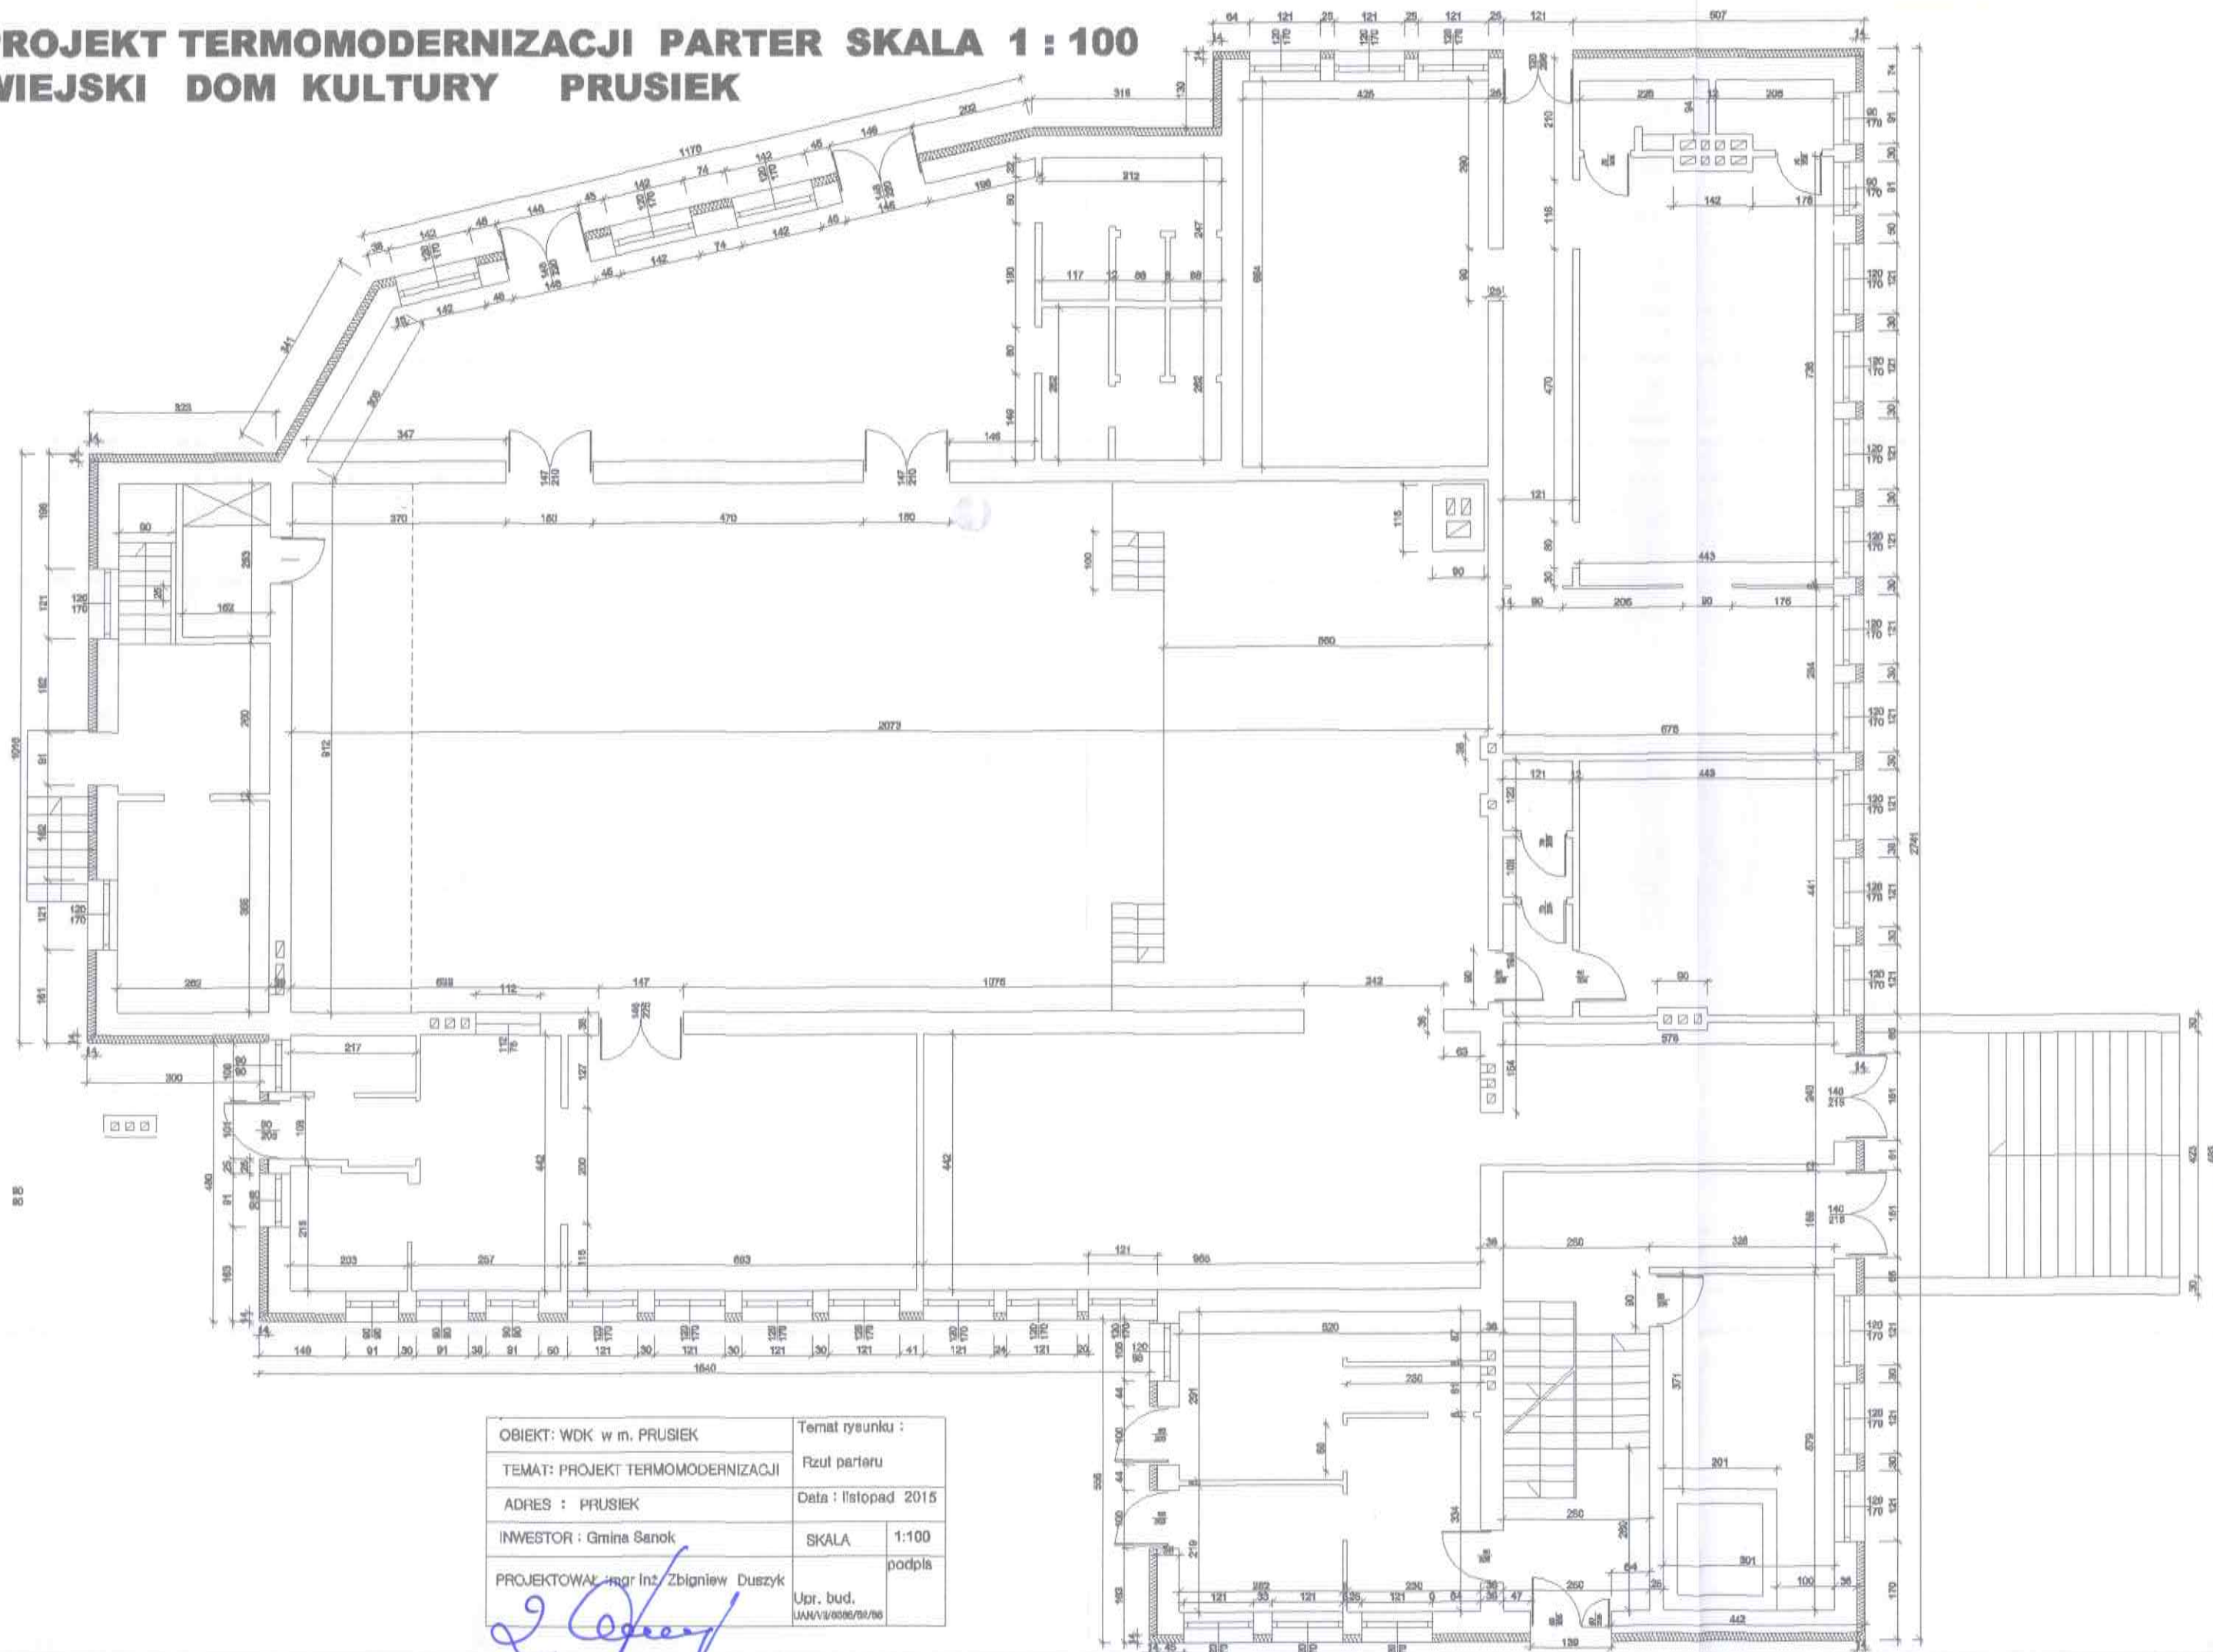


OBIEKT : WDK w m. PRUSIEK	Temat rysunku :	
TEMAT : PROJEKT TERMOMODERNIZACJI	Rzut parteru	
ADRES : PRUSIEK	Data : listopad 2015	
INWESTOR : Gmina Sanok	SKALA	1:100
PROJEKTOWAŁ : mgr Inż. Zbigniew Duszyk	podpł.	
	Upr. bud.	UANA/II/0000/02/06

Z. Duszyk

PROJEKT TERMOMODERNIZACJI PIĘTRA SKALA 1 : 100

WIEJSKI DOM KULTURY PRUSIEK

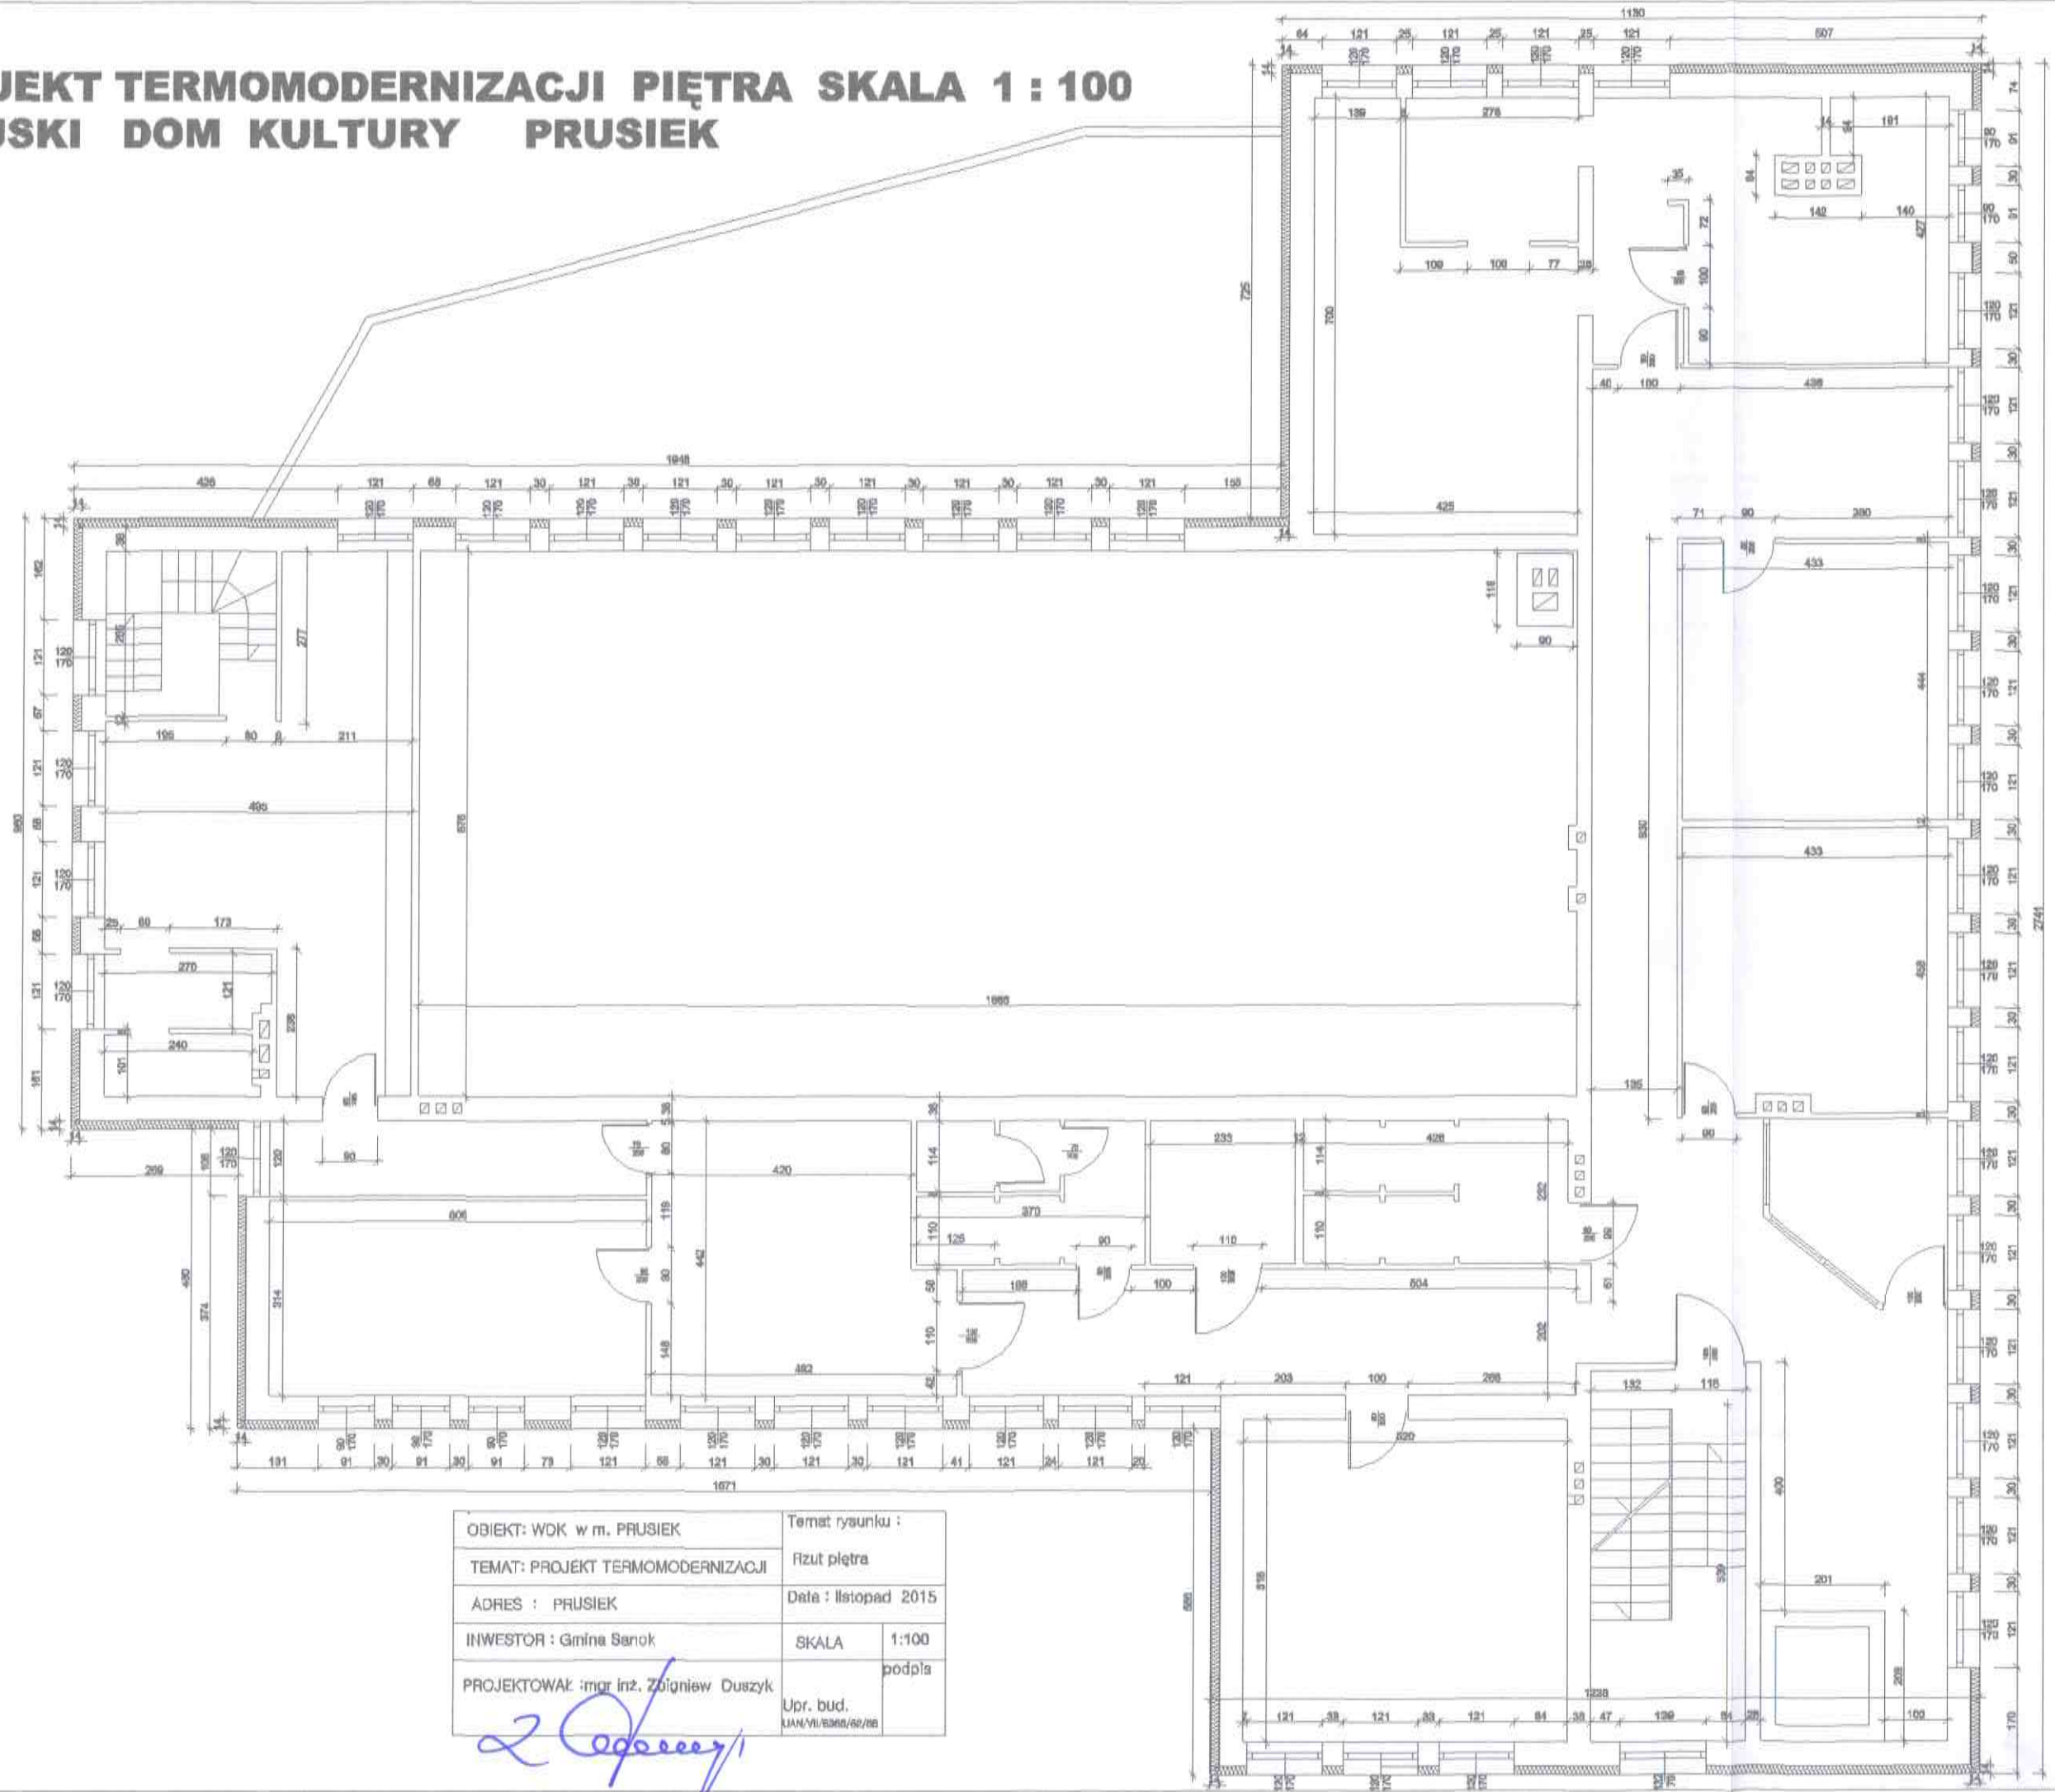

OBIĘKT: WDK w m. PRUSIEK	Temat rysunku :	
TEMAT: PROJEKT TERMOMODERNIZACJI	Rzut piętra	
ADRES : PRUSIEK	Data : listopad 2015	
INWESTOR : Gmina Sanok	SKALA	1:100
PROJEKTOWAŁ : mgr inż. Zbigniew Duszyk	podpisał	
	Upr. bud.	
	LAN/VII/SANOK/SZ/08	


Zbigniew Duszyk



ELEWACJA POŁUDNIOWA SKALA 1 : 100
WIEJSKI DOM KULTURY PRUSIEK

OBIEKT: WDK PRUSIEK	Temat rysunku : ELEWACJA POŁUDNIOWA	
TEMAT: PROJEKT TERMOMODERNIZACJI	Data : listopad 2015	
ADRES : PRUSIEK	SKALA	1:100
INWESTOR : Gmina Senok		podpis
PROJEKTOWAŁ : mgr inż. Zbigniew Duszyk	Upr. bud.	
	UAM/VII/0009/02/00	


Z. Duszyk

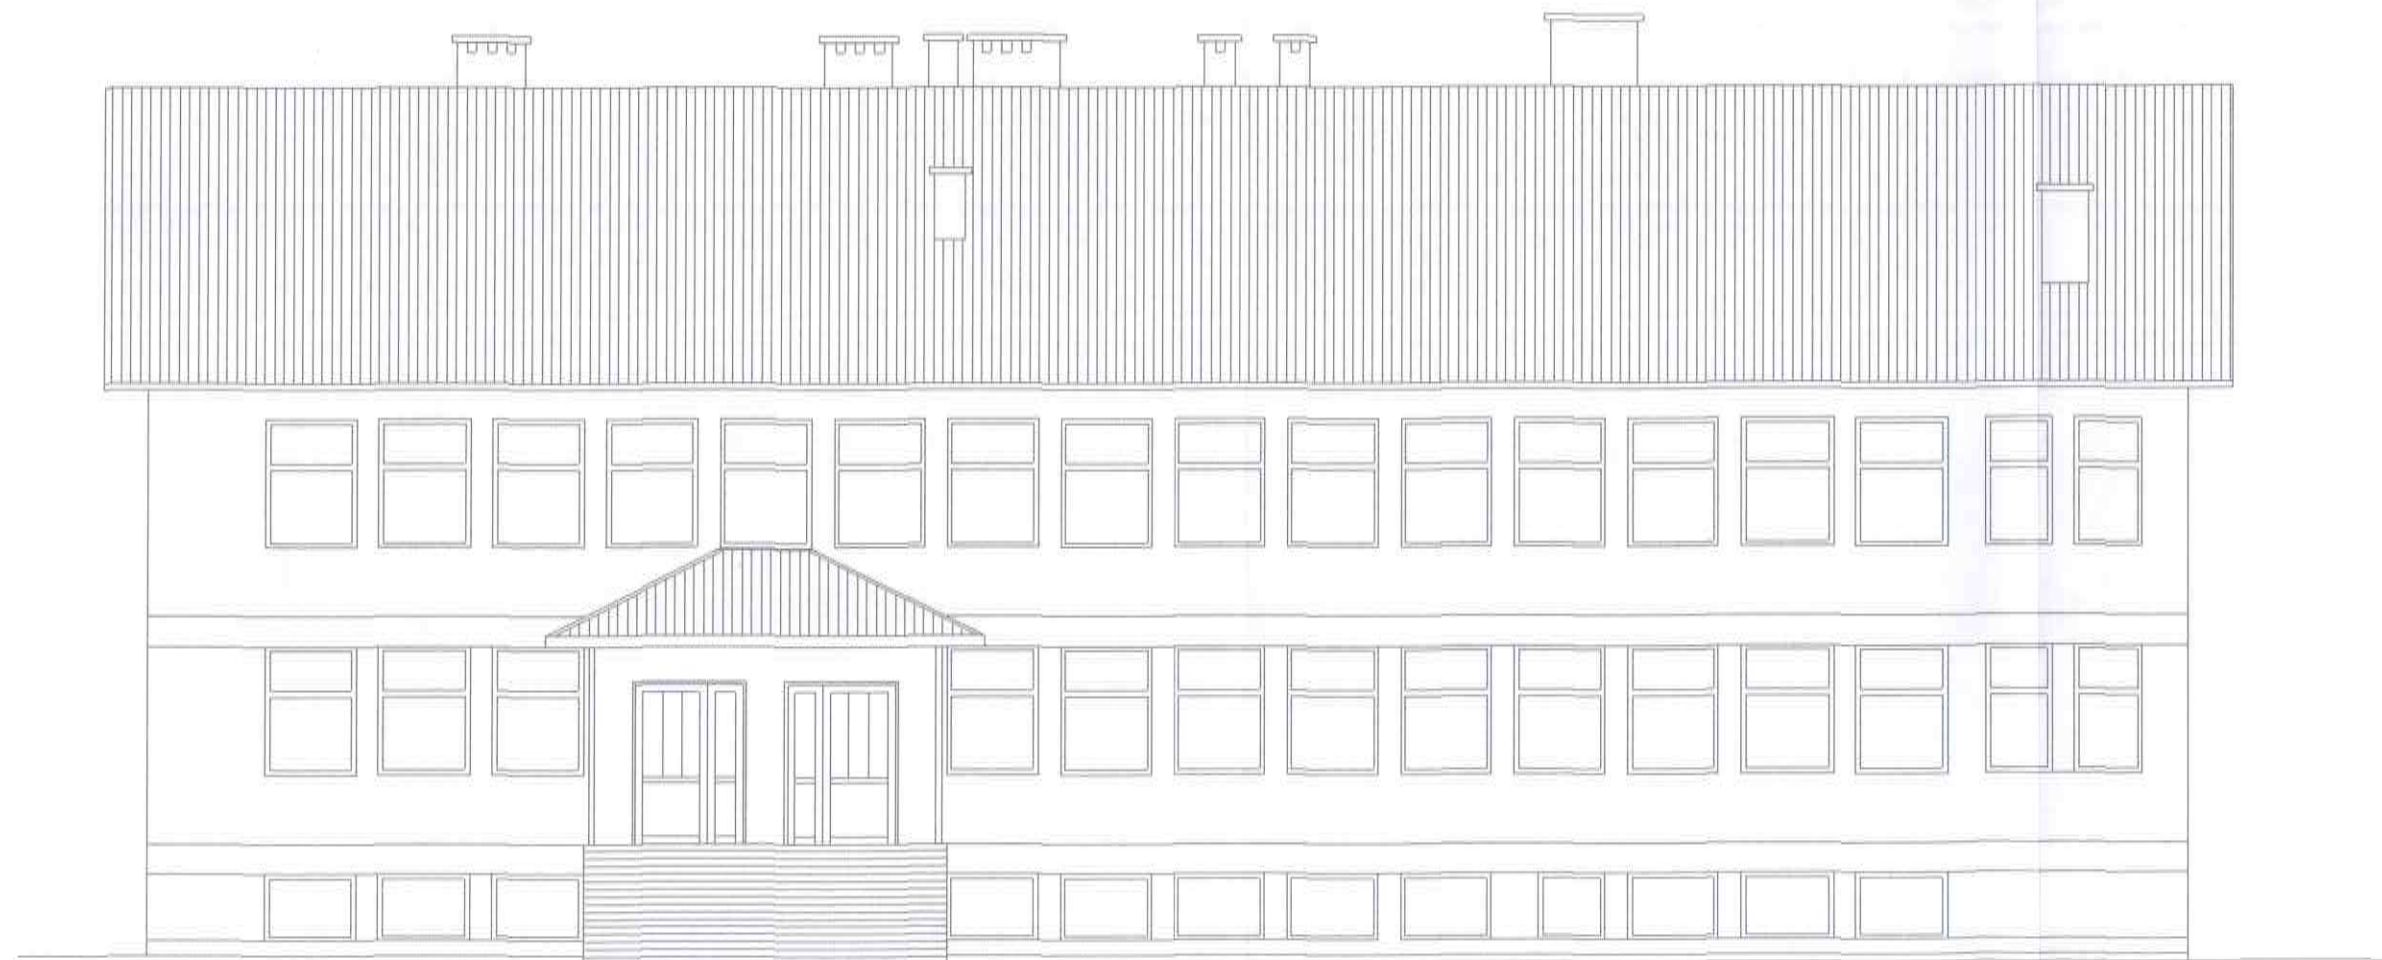

ELEWACJA ZACHODNIA SKALA 1 : 100
WIEJSKI DOM KULTURY PRUSIEK


OBIEKT: WDK PRUSIEK	Temat rysunku : ELEWACJA ZACHODNIA	
TEMAT: PROJEKT TERMOMODERNIZACJI	Data : listopad 2015	
ADRES : PRUSIEK	SKALA	1:100
INWESTOR : Gmina Sanok		podpis
PROJEKTOWAŁ : mgr inż. Zbigniew Duszyk	Upr. bud.	
	UAN/VII/9301/12/10	

Z. Duszyk

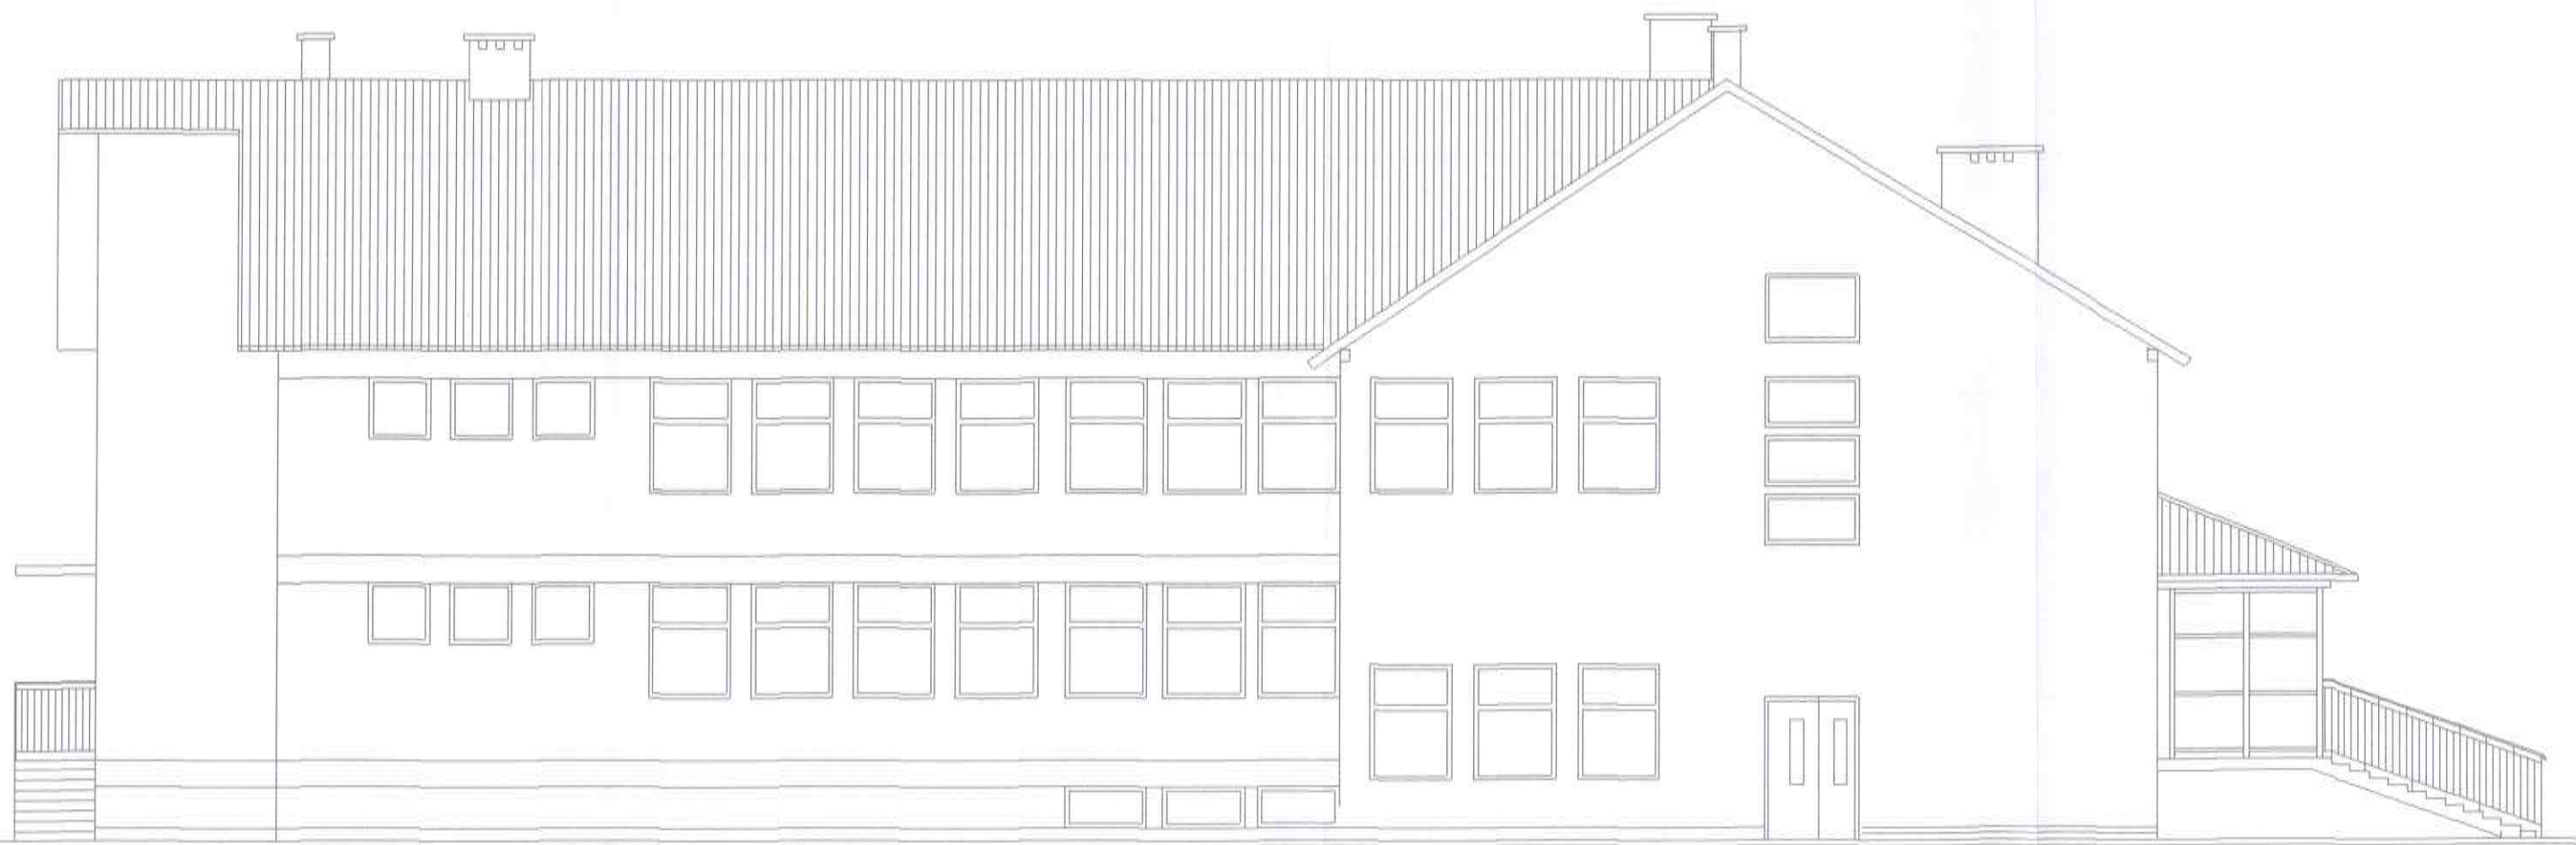

ELEWACJA PÓŁNOCNA SKALA 1 : 100
WIEJSKI DOM KULTURY PRUSIEK

OBIEKT: WDK PRUSIEK	Temat rysunku : ELEWACJA PÓŁNOCNA	
TEMAT: PROJEKT TERMOMODERNIZACJI	Data : listopad 2015	
ADRES : PRUSIEK	SKALA	1:100
INWESTOR : Gmina Sanok		podpis
PROJEKTOWAŁ: mgr inż. Zbigniew Duszyk	Upr. bud. 1441/VII/2006/02/20	

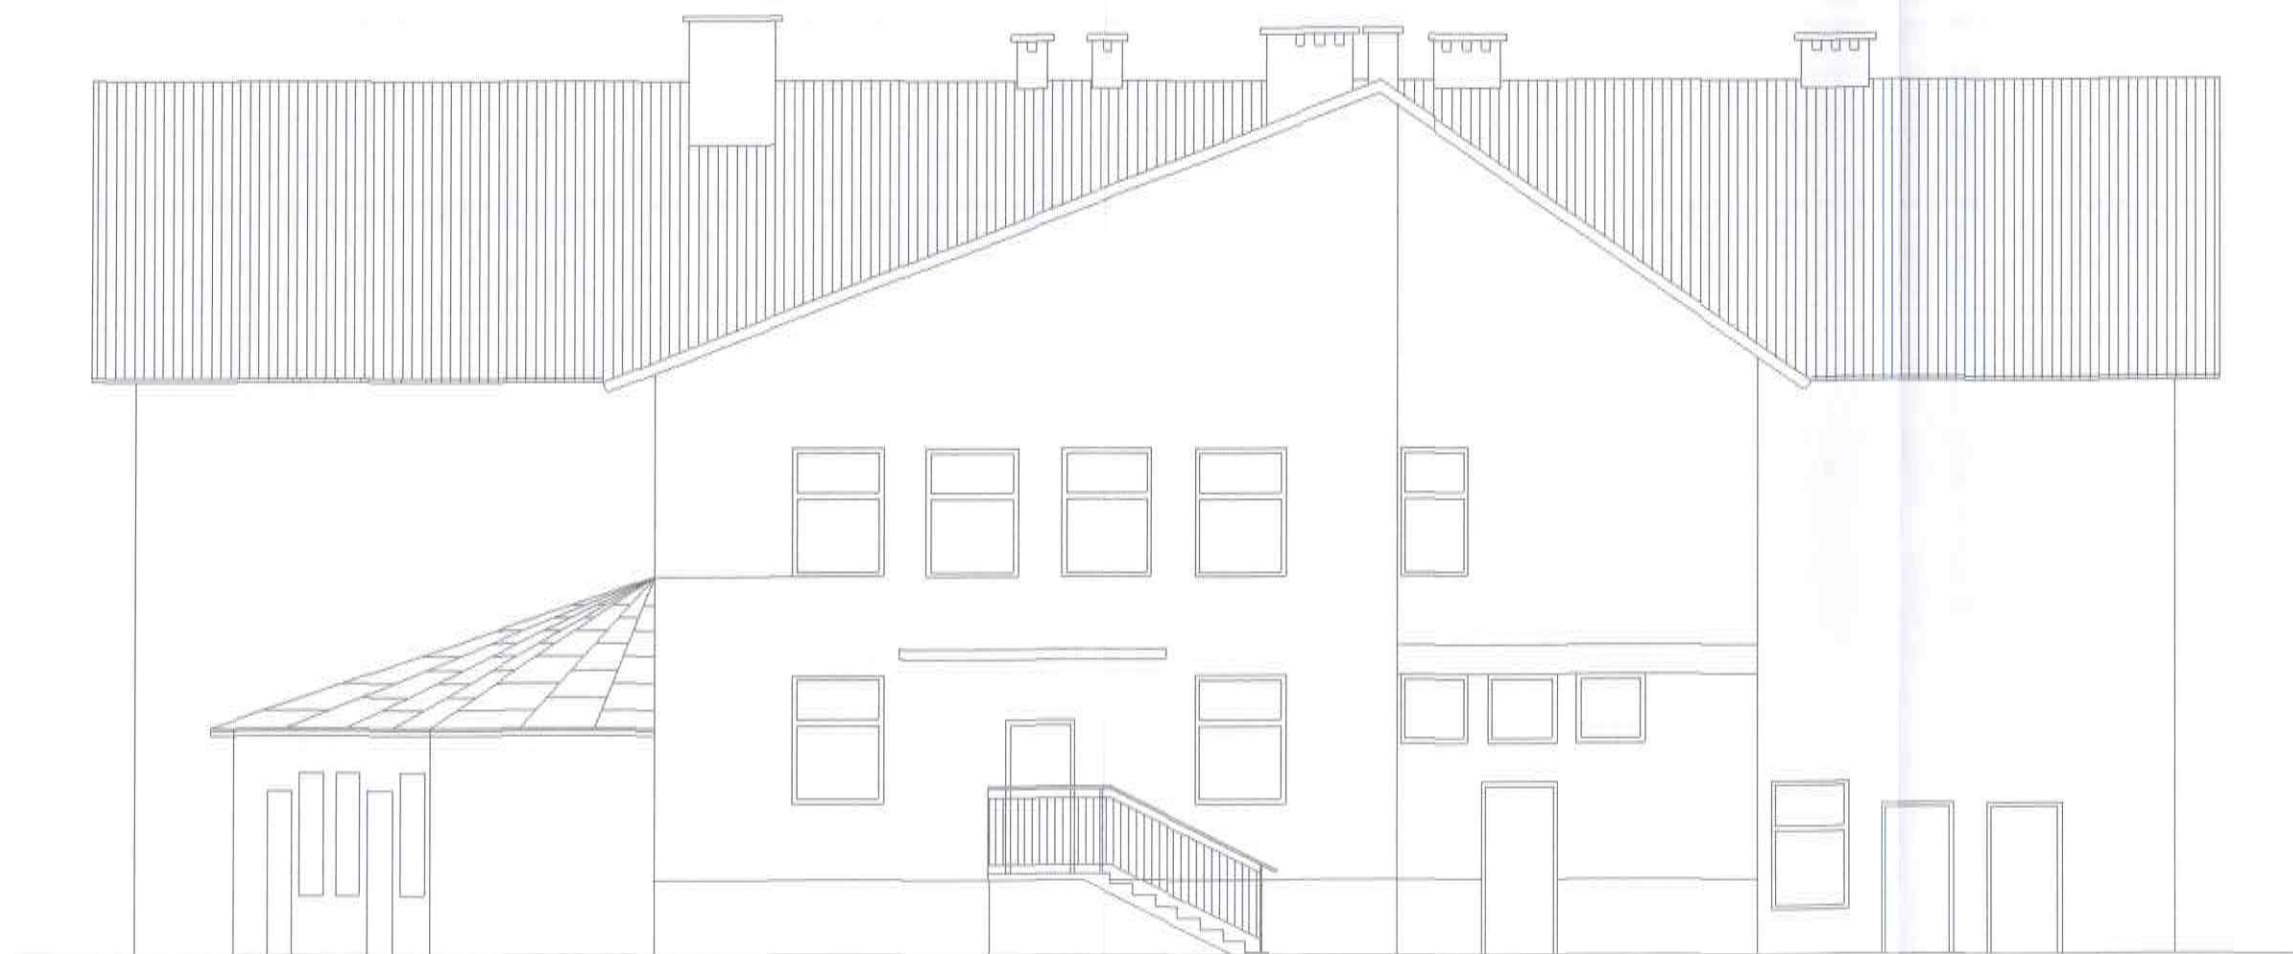

ELEWACJA WSCHODNIA SKALA 1 : 100
WIEJSKI DOM KULTURY PRUSIEK

OBIEKT: WDK PRUSIEK	Temat rysunku : ELEWACJA WSCHODNIA	
TEMAT: PROJEKT TERMOMODERNIZACJI	Data : listopad 2015	
ADRES : PRUSIEK	SKALA	1:100
INWESTOR : Gmina Sanok		podpis
PROJEKTOWAL : mgr Inż. Zbigniew Duszyk	Upr. bud.	
	LAN/VI/2015/102/08	

Zbigniew Duszyk